


LEGENDA DE SINALIZAÇÃO DE SEGURANÇA CONTRA INCÊNDIOS					
SISTEMA DE EXTINTORES PORTÁTEIS DE INCÊNDIO:					QUANT:
	CARGA DE PÓ QUÍMICO ABC 4 Kg (CAP. MÍN. 2A; 20BC)				01
SISTEMA DE ALARME:					QUANT:
	DETECTOR DE FUMAÇA PONTUAL				01
	CENTRAL DE ALARME				01
	BATERIA DO SISTEMA DE DETECÇÃO - ALARME				01
ILUMINAÇÃO DE EMERGÊNCIA:					QUANT:
	PONTO DE ACLARAMENTO				01
SISTEMA DE HIDRANTES:					QUANT:
	REGISTRO DE RECALQUE SEM VÁLVULA DE RETENÇÃO				01
SINALIZAÇÃO DE EQUIPAMENTOS DE COMBATE A INCÊNDIO E ALARME:					
CÓDIGO:	SÍMBOLO:	SIGNIFICADO:	FORMA E COR:	APLICAÇÃO:	QUANT:
E5		Extintor de incêndio.	Símbolo: Quadrado. Fundo: Vermelho. Pictograma: Fotoluminescente.		01
SINALIZAÇÃO DE ORIENTAÇÃO E SALVAMENTO:					
CÓDIGO:	SÍMBOLO:	SIGNIFICADO:	FORMA E COR:	APLICAÇÃO:	QUANT:
S3		Saída de emergência.	Símbolo: Retangular. Fundo: Verde. Pictograma: Fotoluminescente.	Indicação de uma saída de emergência a ser afixada acima da porta, para indicar o seu acesso.	01

### PLANTA DE SITUAÇÃO

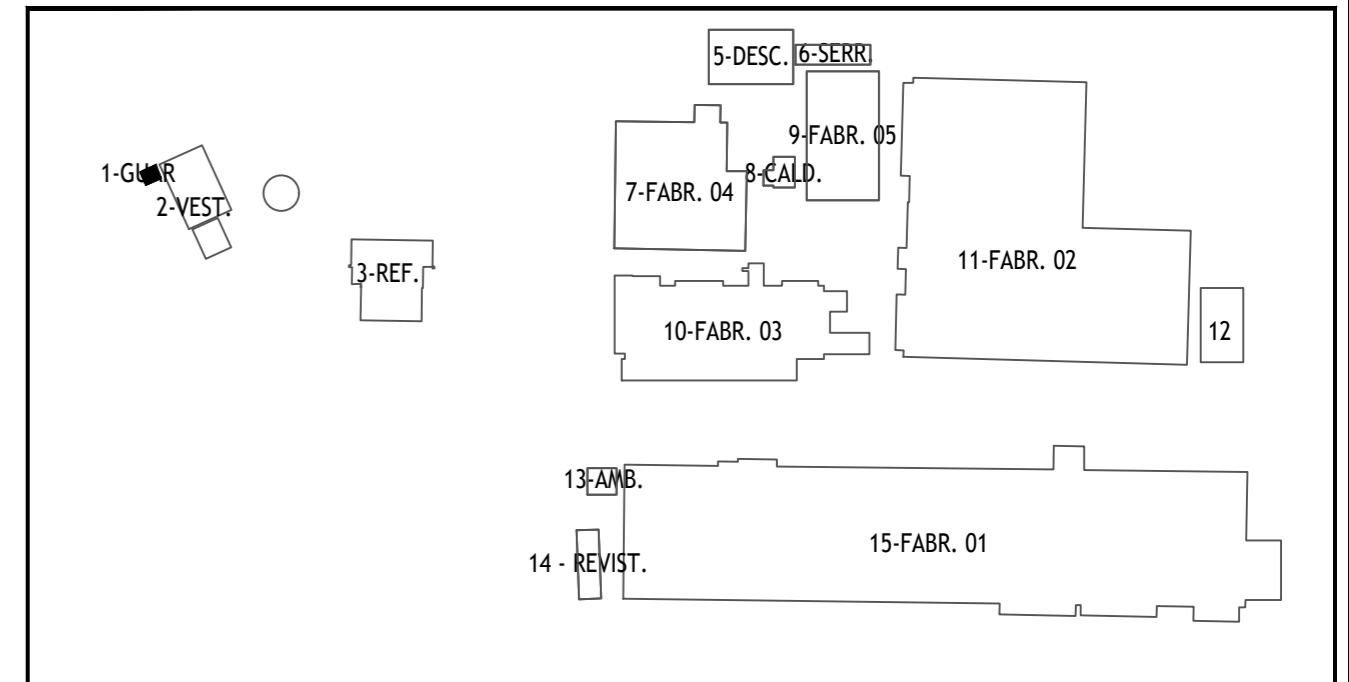

### PROJETO TÉCNICO DE PROTEÇÃO CONTRA INCÊNDIOS

R01					
R00	15/11/2019	ADEQUAÇÃO AO DECRETO N° 16.302/2015	MORONI MACHADO	MORONI MACHADO	MORONI MACHADO
REV.:	DATA:	NATUREZA DA REVISÃO:	DESENHISTA:	PROJETISTA:	APROVAÇÃO:

PROPRIETÁRIO:

**CICAP ADMINISTRAÇÃO DE BENS LTDA**  
CNPJ: 11.702.911/0001-87

PROJETISTA:

**Eng. MORONI MACHADO**  
ENGENHEIRO CIVIL  
CREA-BA N°3000057307-0  
Fones: (71) 99111-9124 - E-mail: moroni\_modolon@hotmail.com

DESENVOLVIMENTO:


**SELELT ENGENHARIA**  
E-mail: selett2012@hotmail.com  
Fones: (71) 3035-7920 / 3035-7921 / 98746-5658 / 99605-7774

ENDEREÇO DA EDIFICAÇÃO: PRAÇA GENERAL LABATUT, Nº 1, PIRAJA, SALVADOR/BA


CLASSIFICAÇÃO DA EDIFICAÇÃO CONF. DECRETO N° 16.302/2015 GRUPO / OCUPAÇÃO / USO:	<b>I-2 INDUSTRIAL</b>	FOLHA: <b>03/14</b>
TÍTULO DO DOCUMENTO:	<b>PLANTA BAIXA - GUARITA</b>	

Coordenação: MORONI MACHADO	Projetista: MORONI MACHADO	Desenhista/Cad.: MORONI MACHADO	Nome do arquivo: SEL-PAPAIZ-INC.dwg	Rev.: R01	Data: NOV/2019	Escala: 1/100
--------------------------------	-------------------------------	------------------------------------	--	--------------	-------------------	------------------

**1 PLANTA BAIXA-GUARITA**  
ESCALA: 1/100

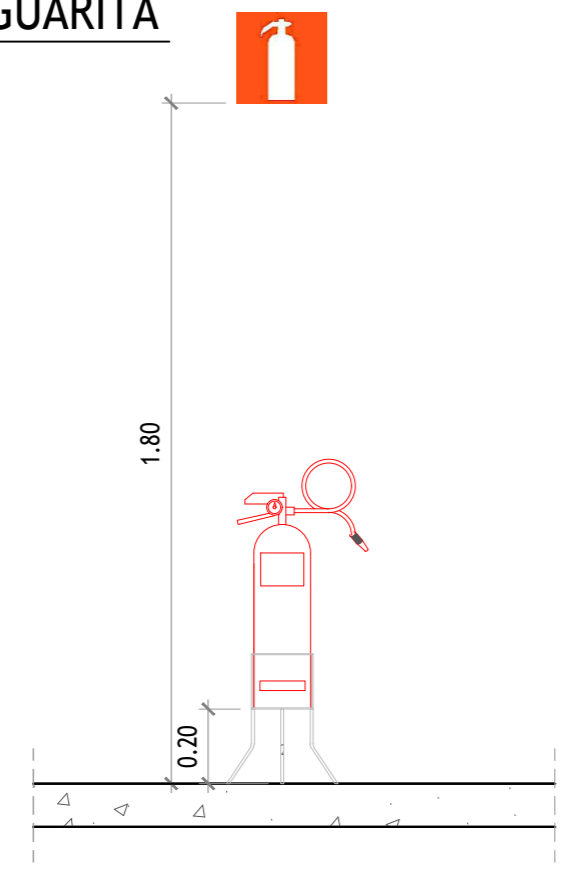

**2 CORTE DO EXTINTOR**  
ESCALA 1:20

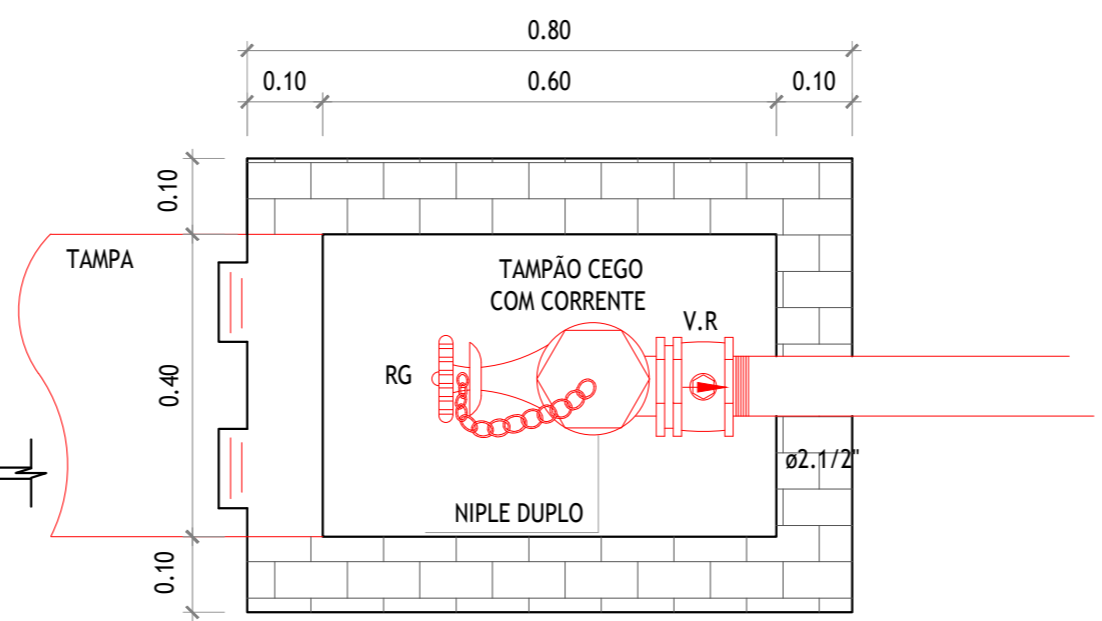

**3 HIDRANTE DE PASSEIO**  
ESCALA 1:10

